
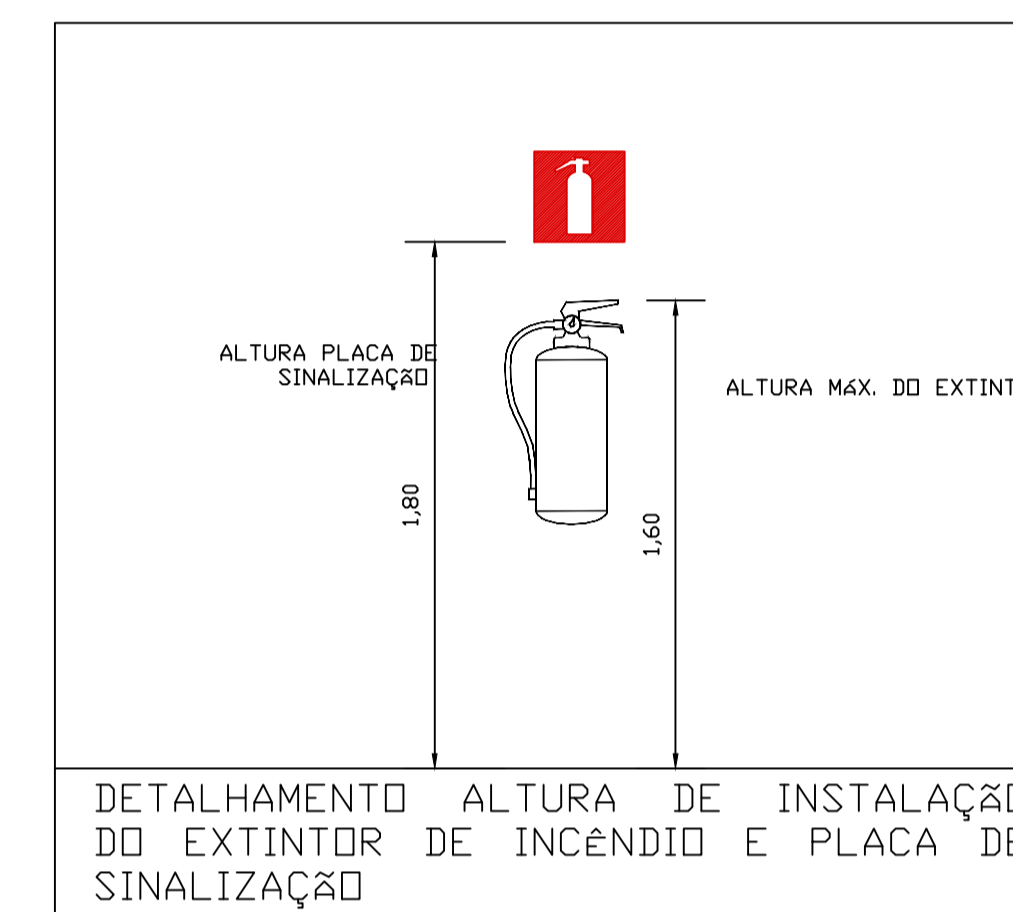


PLANTA BAIXA
A: 794,48 m²
ESCALA 1 : 75

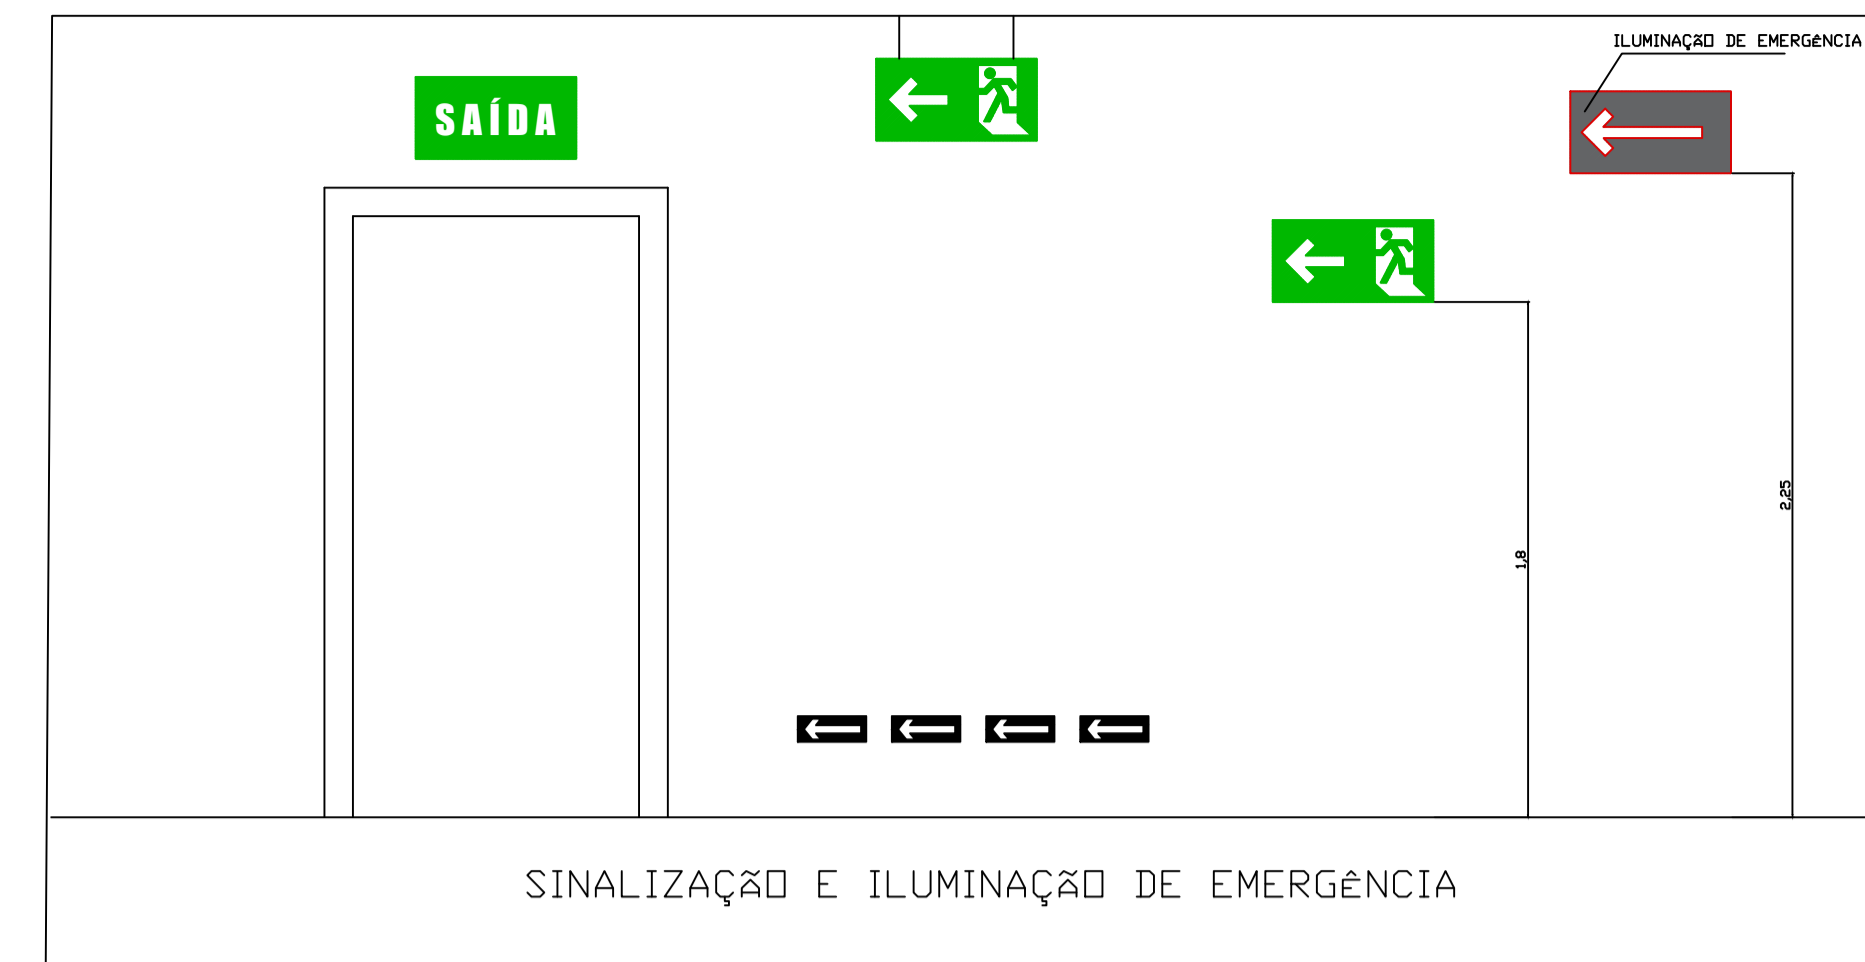

SIMBOLOGIA

- CO2 5B:C EXTINTOR CO2 5B:C
- PQS 2A:20B:C EXTINTOR DE PÓ QUÍMICO SECO ABC
- ILUMINAÇÃO DE EMERGÊNCIA DE TETO/PAREDE
- ILUMINAÇÃO DE EMERGÊNCIA DE TETO/PAREDE -TIPO BALIZAMENTO COM UM SENTIDO
- SINALIZAÇÃO DE EMERGÊNCIA CONFORME NT14/2010
- DIREÇÃO DO FLUXO DA ROTA DE FUGA
- SAÍDA FINAL DA ROTA DE FUGA

1 - INSTALAR OS EQUIPAMENTOS DE SEGURANÇA CONTRA INCÊNDIO DE ACORDO COM O ESPECIFICADO EM PROJETO, BEM COMO CONSULTAR AS NORMAS TÉCNICAS DO CBMES.

2 - A AQUISIÇÃO DO MATERIAL DE EXECUÇÃO DO SISTEMA DE PREVENÇÃO CONTRA INCÊNDIO, TAIS COMO EXTINTORES, ILUMINAÇÃO DE EMERGÊNCIA E SINALIZAÇÃO DEVERÁ SER FEITA POR EMPRESA CADASTRADA JUNTO AO CAT. DO CBMES.

3 - A ILUMINAÇÃO DE EMERGÊNCIA DEVERÁ SER EXECUTADA CONFORME A NBR 10898/99. A ALTURA DA INSTALAÇÃO DE ILUMINAÇÃO DE EMERGÊNCIA PODERÁ VARIAR DE ACORDO COM O LOCAL, PREVALECENDO PARA AS ÁREAS SEM ARQUIBANCADA NO MÍNIMO A 2,25 M DE ALTURA.

4- OS DEMAIS EXTINTORES SERÃO LOCALIZADOS E ESPECIFICADOS POR OCASIÃO DO HABITE-SE DO CORPO DE BOMBEIROS.

04			
03			
02			
01			
Nº.	DESCRIÇÃO	RESP.	DATA

REVISÃO



PREFEITURA MUNICIPAL DE PRESIDENTE KENNEDY

SECRETARIA MUNICIPAL DE OBRAS
SEMOP - PMPK

TÍTULO: PROJETO TÉCNICO DE SISTEMAS DE PREVENÇÃO E COMBATE A INCÊNDIO E PÂNICO			
LOCAL: PRAIA DE MAROBÁ, PRESIDENTE KENNEDY-ES	TIPO: PROJETO INCÊNDIO		
CLIENTE: SECRETARIA MUNICIPAL DE OBRAS SEMOP - PMPK	ETAPA: PROJETO LEGAL		
AUTOR DO PROJETO: ELAINE FIGUEIREDO DE A. GONÇALVES	REG. CONSELHO: ES - 033004/D	ESCALA: INDICADA	
RESPONSÁVEL TÉCNICO: ELAINE FIGUEIREDO DE A. GONÇALVES	REG. CONSELHO: ES - 033004/D	DESENHO: LEONARDO G. B.	
PREFEITA MUNICIPAL: AMANDA QUINTA RANGEL	ÁREAS: CONSTR.:794,48 m ²	UNIDADE: m ²	
SECRETÁRIO DE ESPORTE CULTURA E LAZER: ZENILDO PORTO		FORMATO: A1	
REFERÊNCIA: PLANTA BAIXA DETALHES		FOLHA: 1 / 1	
ARQUIVO: -		DATA: 10/10/2017	